


北
東
西
南

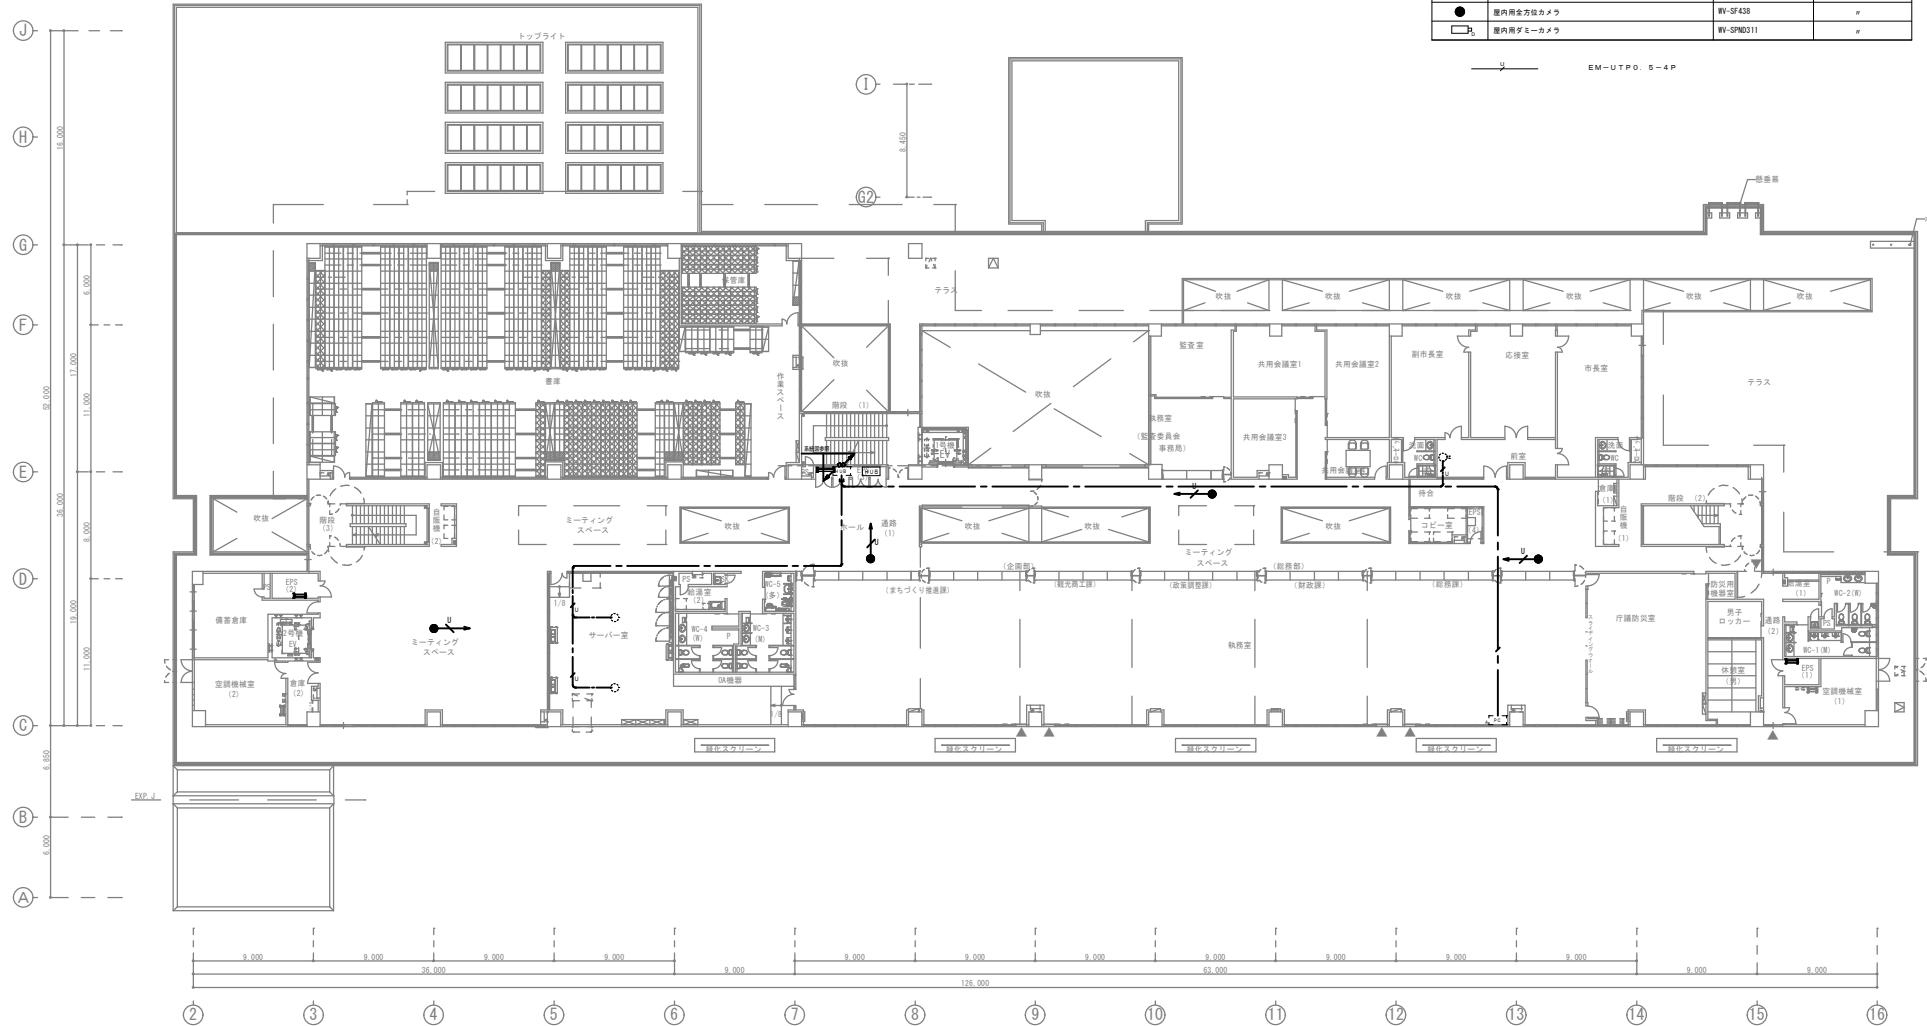

工事名 庁舎カメラ増設工事

工事場所 沖縄県那覇市佐敷字新里地

図面名 監視カメラ設備 3階平面図

縮尺 S=1/200

図面番号 E-3