


— 既設機器
— 新設機器

FM-UTPD 5-4P

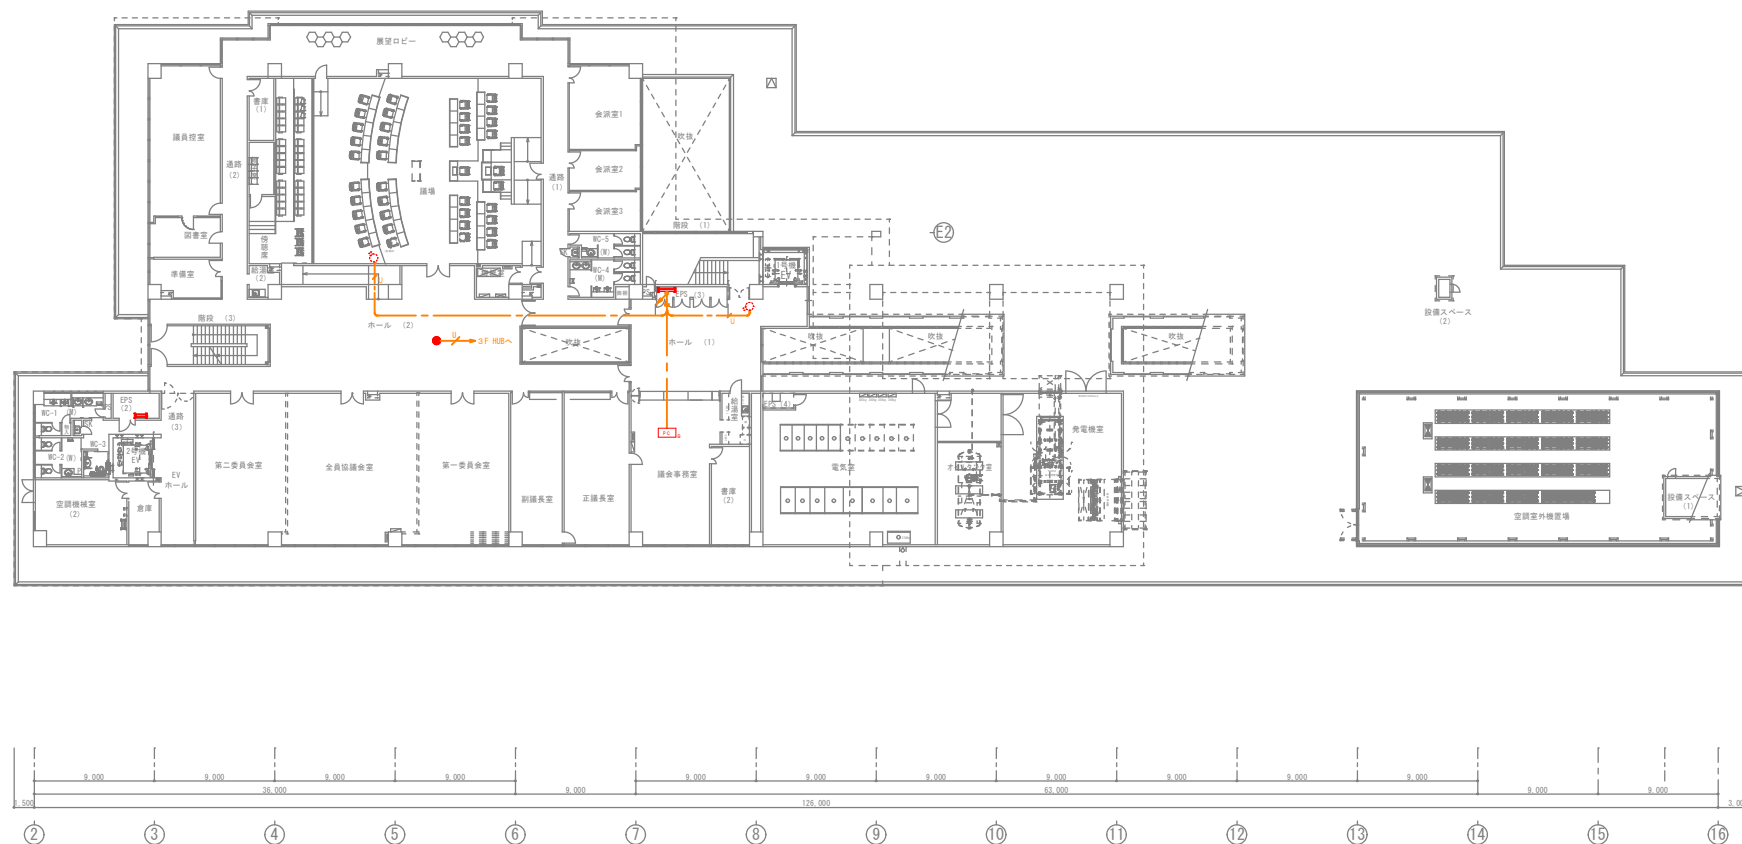

工事名 庁舎カメラ増設工事	図面名 監視カメラ設備 4階平面図	縮尺 S=1/200
工事場所 沖縄県南城市佐数字新里地内		図面番号 F-4